



採水場所

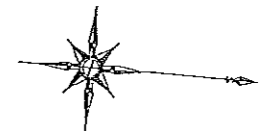

階段 A: 新設
階段 B: 位置を変更

施設平面図

S=1:500

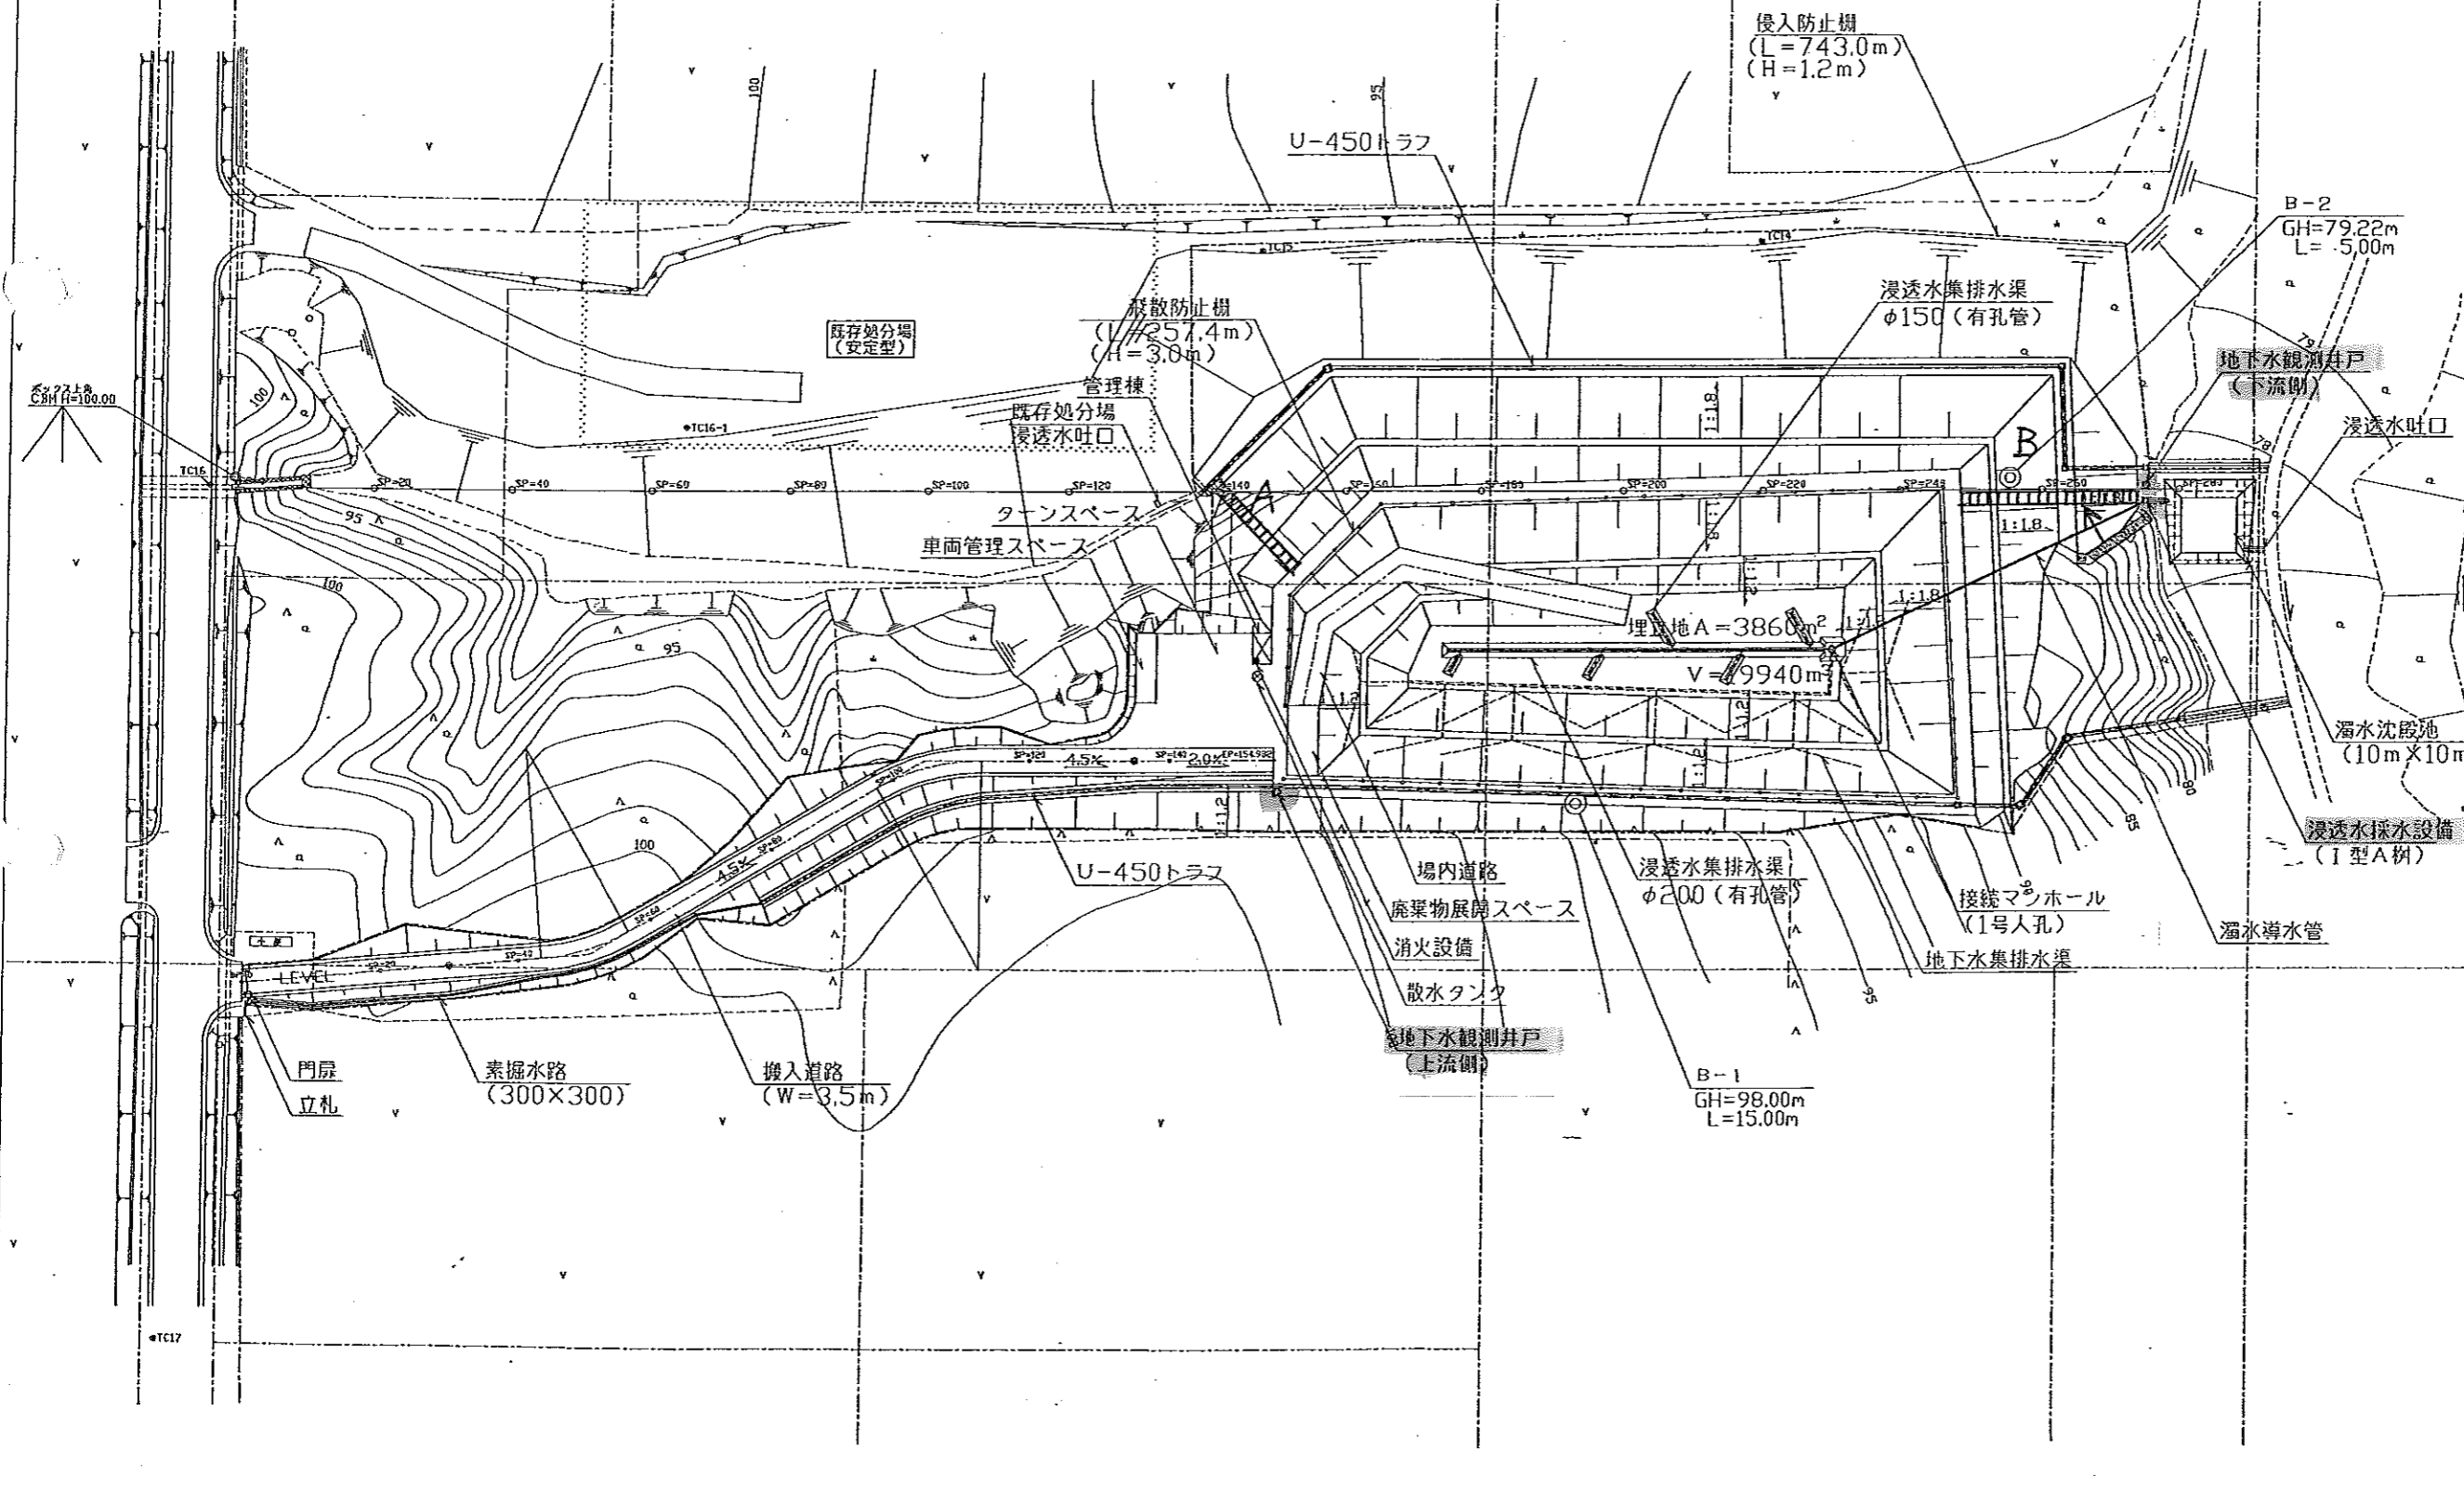

年度	平成 年 度	
事業名	産業廃棄物(安定型)処分場	
図面名	施設平面図	
縮尺	1:500	図面番号
設計者		
株式会社 マテック		