


施設平面図

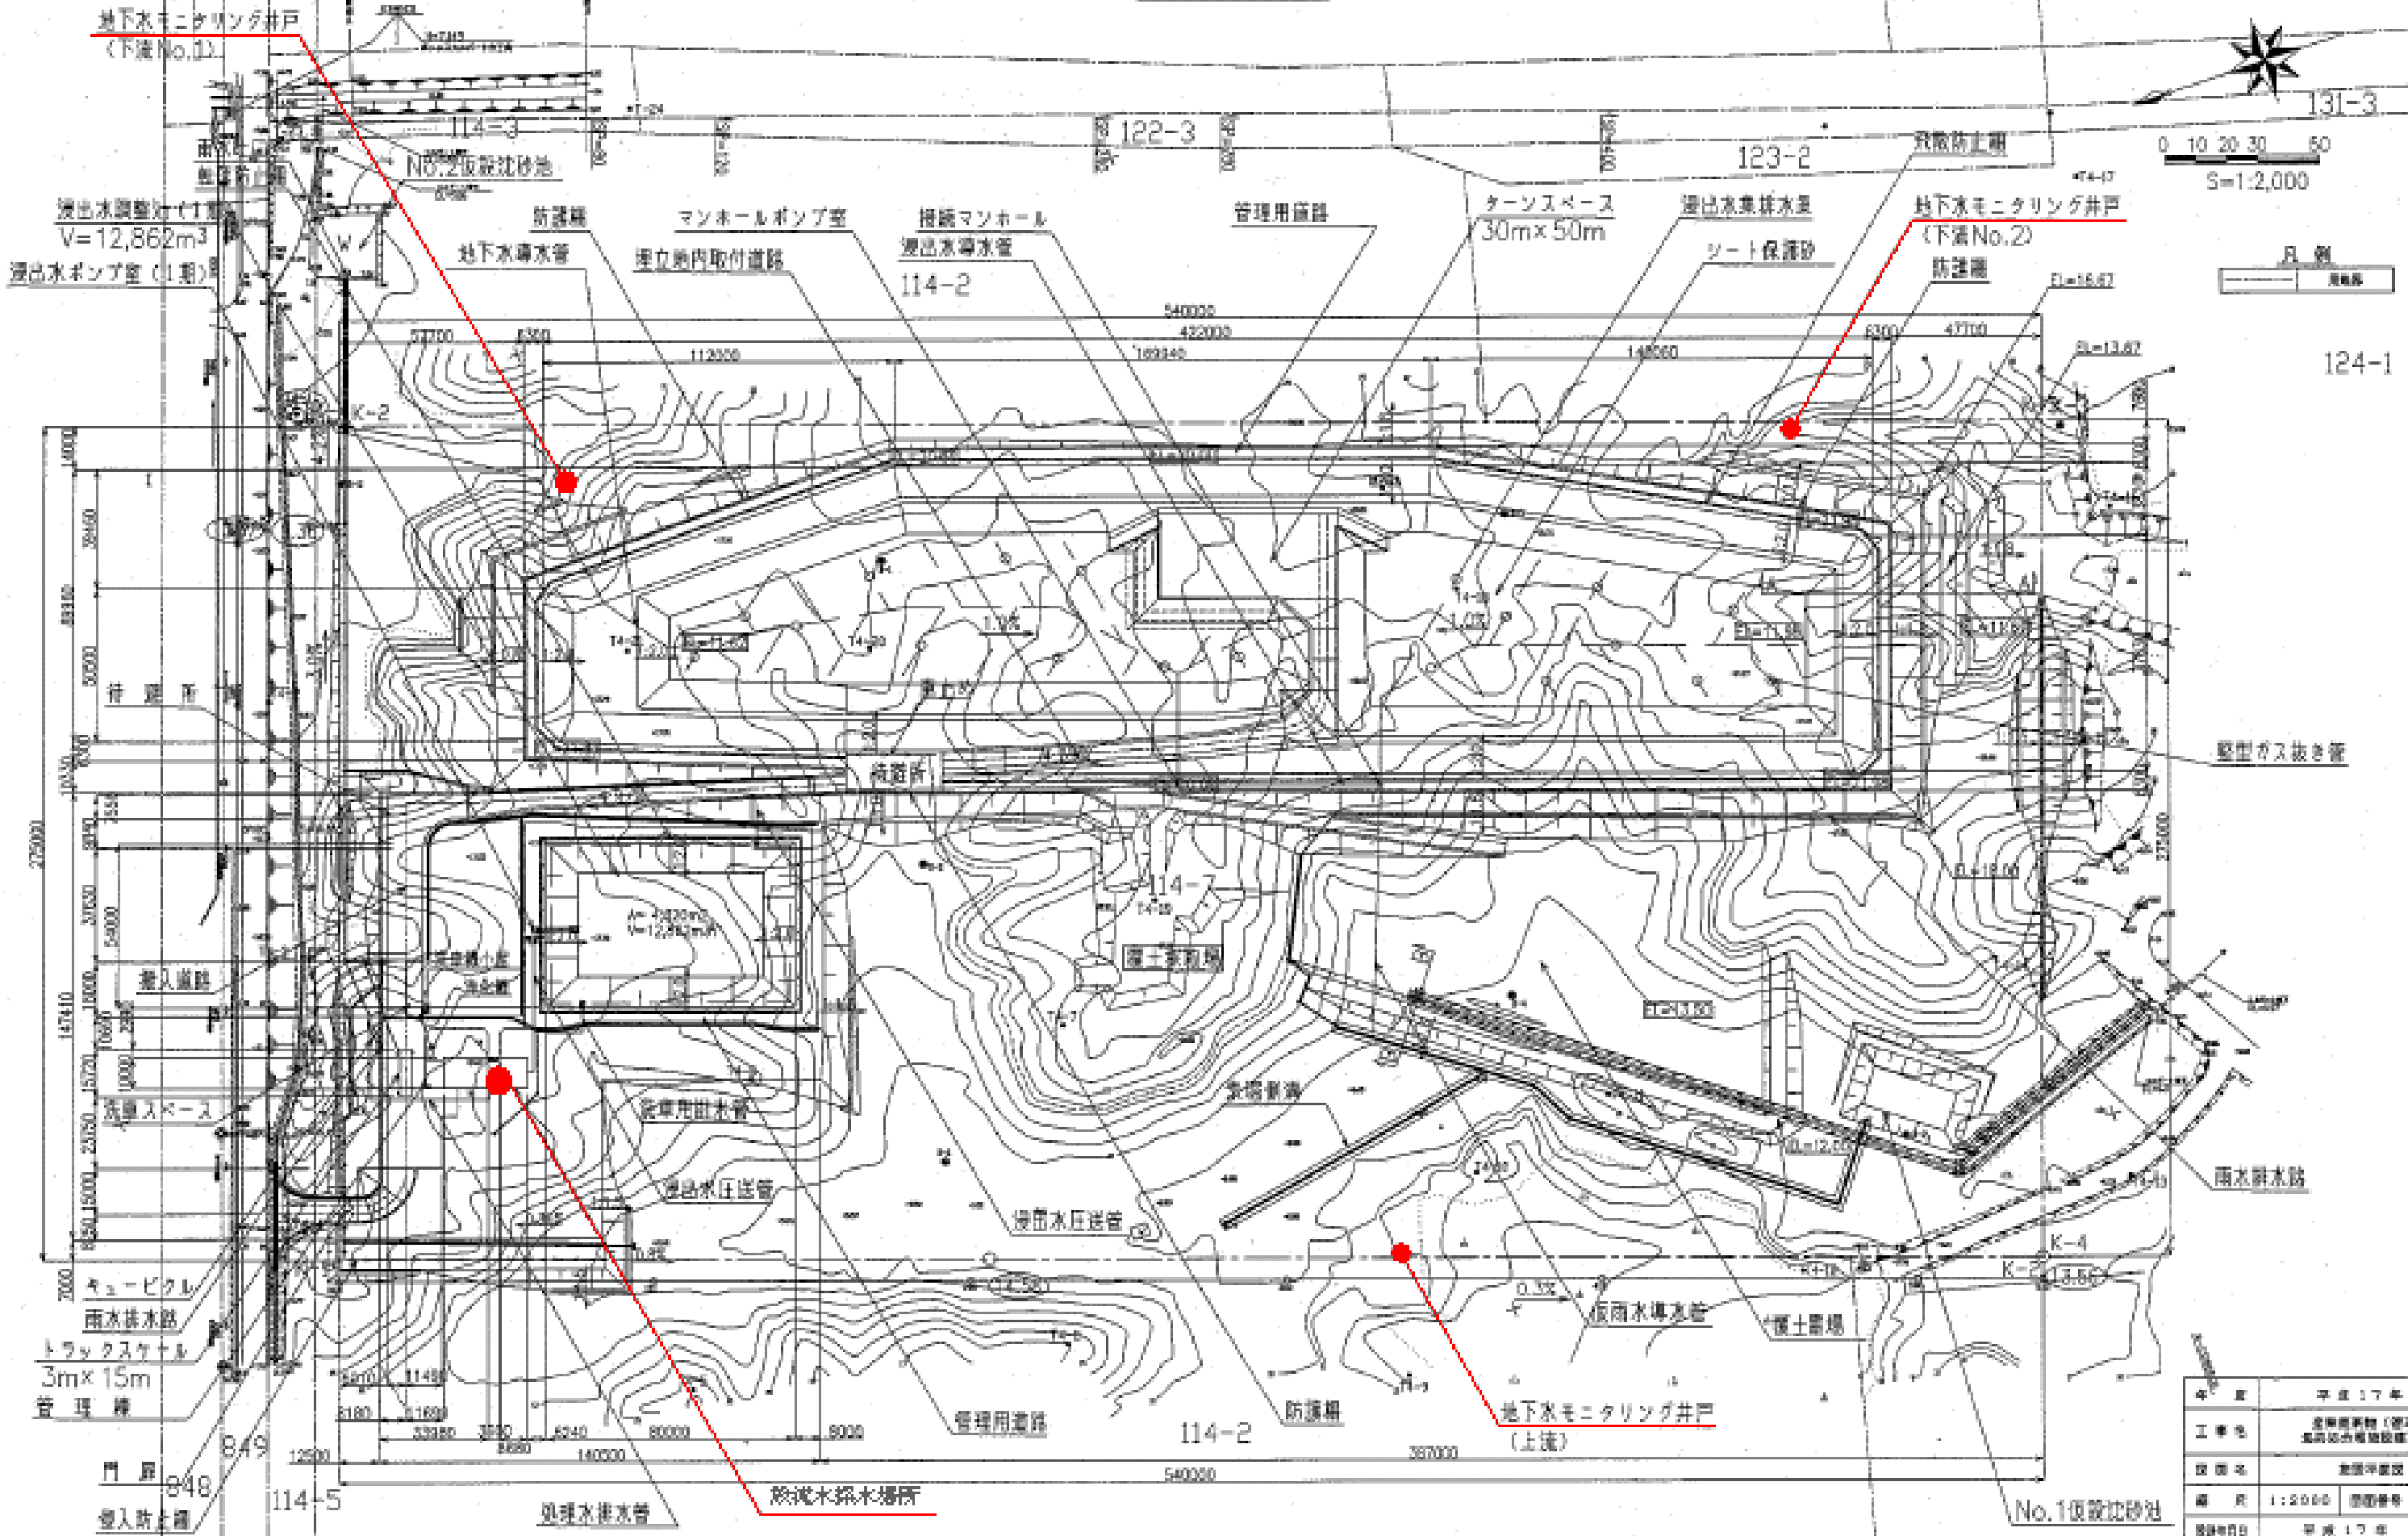

凡例

124-1

| | |
|------|------------------------|
| 年度 | 平成17年度 |
| 工事名 | 汚水処理施設(管理型) 完成後の増設設備工事 |
| 図名 | 施設平面図 |
| 縮尺 | 1:2000 図面番号 3 |
| 図面日付 | 平成17年 月 |

株式会社 マテック